



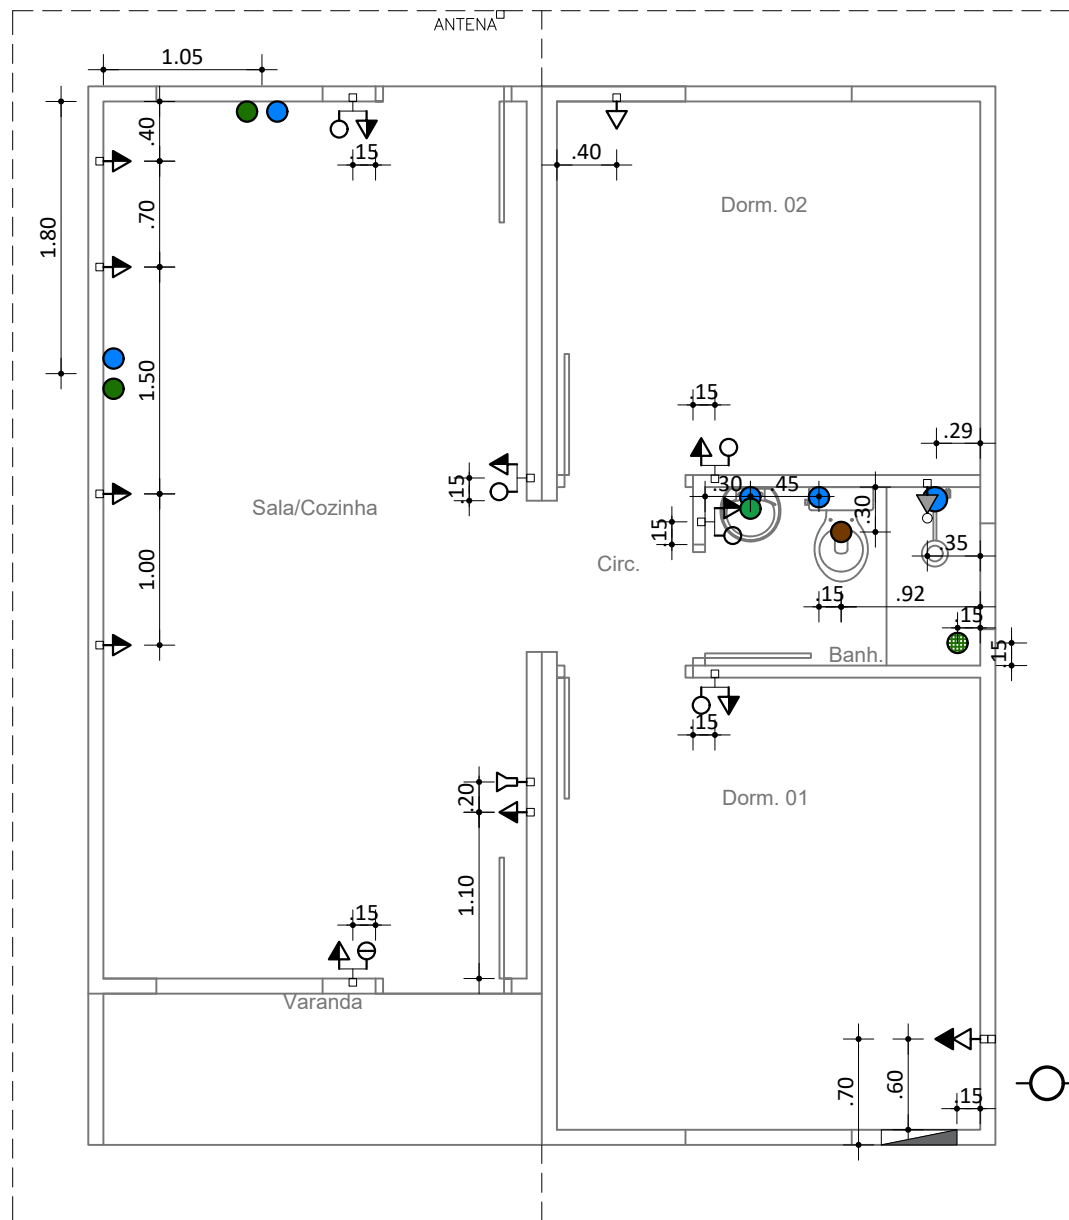


SIMBOLOGIA	
	ponto de esgoto na parede, para cozinha
	ponto de esgoto no piso, para lavatório do banheiro
	ponto de água na parede
	ponto de esgoto no piso para vaso sanitário
	ralo sifonado 150x50x50mm com tampa grelha


Planta de pontos
Escala: 1/50

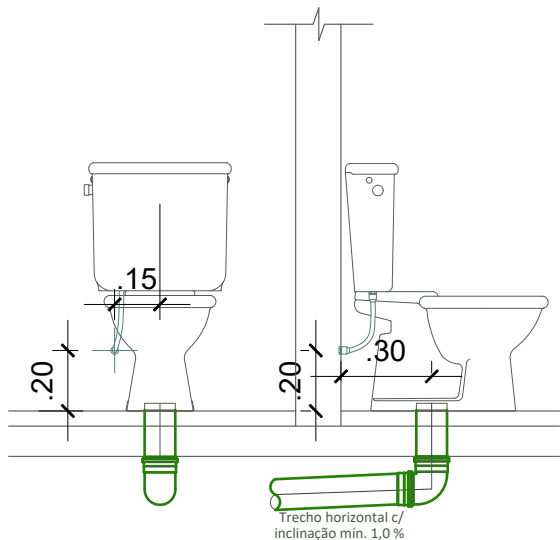


VASO SANITÁRIO

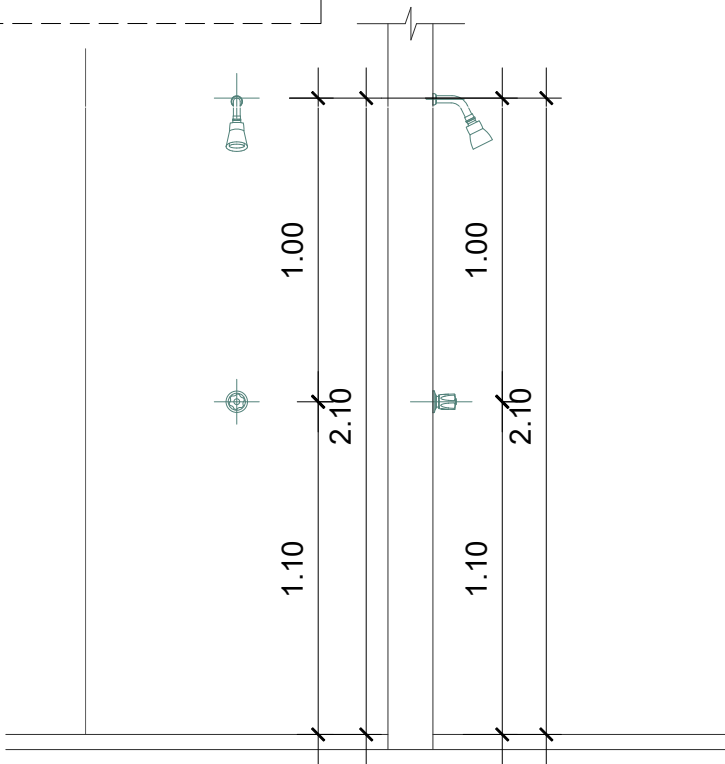

CHUVEIRO

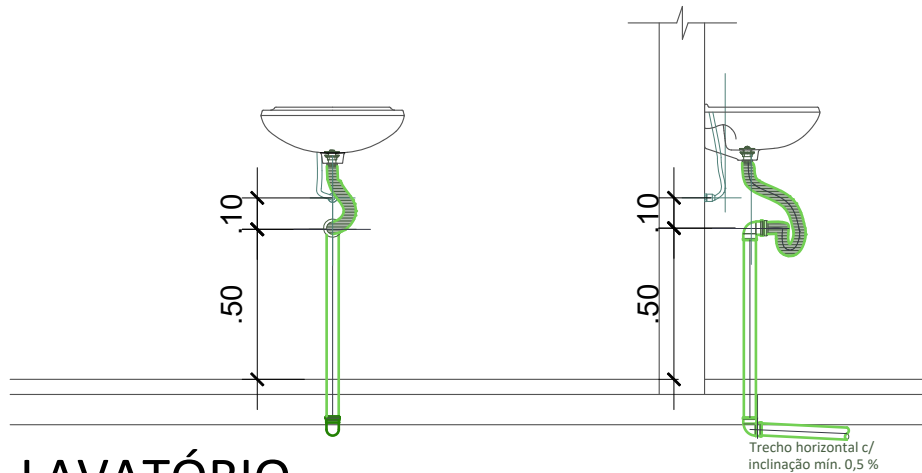

LAVATÓRIO

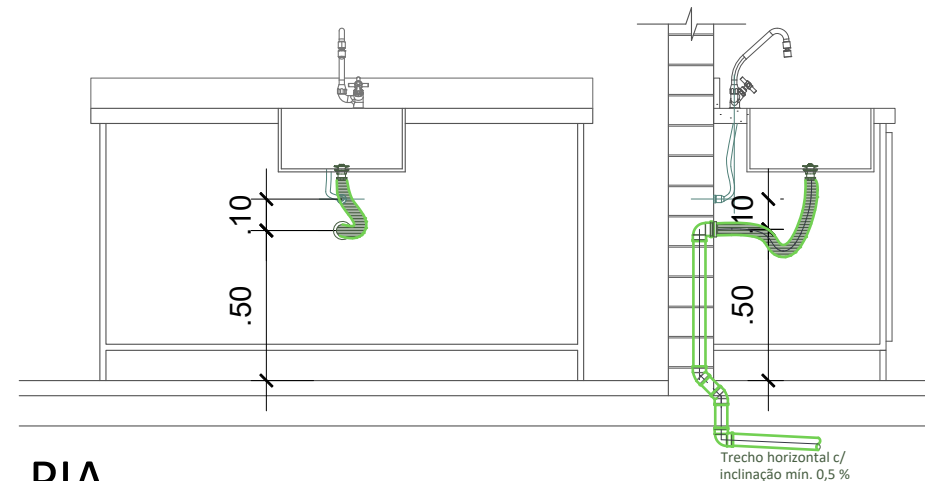

PIA

Detalhes
Escala: 1/25

PREFEITURA MUNICIPAL DE IBIRAIARAS ESTADO DO RIO GRANDE DO SUL		
OBRA: Construção de casas populares moduladas LOCAL: Loteamento Popular - Rua Aurélio Barbiero - Loteamento Guilhermina - Ibiraiaras/RS	PRANCHA: Projeto Hidrossanitário Planta Baixa e Detalhes	
PROPONENTE: DOUGLAS ROSSONI - PREFEITO MUNICIPAL	PROJETO: Eng.ª Civil PÂMELA H. CAPELLARI - CREA RS 231775	NÚMERO: 08
ÁREA: 42,00 m²	ESCALA: Indicada	DATA: Junho 2024